


План-схема
М 1:800

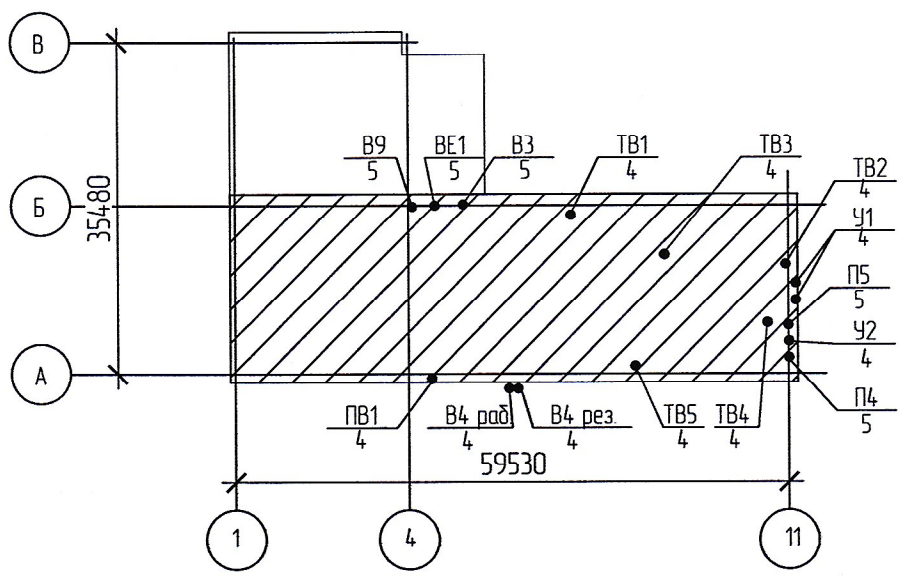

Основные показатели по чертежам марки ОВ

Наименование здания (сооружения, помещения)	Объем м³	Периоды года при tн, °С	Расход тепла, Вт				Расход холода кВт	Установленная мощность эл. двигателей
			на отопление	на вентиляцию	на горячее водоснабжение	Общий		
Здание производственной базы		-29	182995*	191600**	15000	379095	-	24,645

* в т.ч. 6000 Вт на воздушное отопление смотровой канавы за счет электроэнергии и включая тепловую нагрузку на системы, установленные в первом этапе;
** в т.ч. 82600 Вт на нагрев приточного воздуха в системе П4 за счет электроэнергии и включая тепловую нагрузку на системы, установленные в первом этапе;

Ведомость ссылочных и прилагаемых документов

Обозначение	Наименование	Примечания
Ссылочные документы		
Серия 4.904-69	Детали крепления санитарно-технических приборов и трубопроводов	
Серия 14.94-32	Зонты и дефлекторы вентиляционных систем	
Серия 5.904-1	Детали крепления воздуховодов	
Прилагаемые документы		
5-05-1705-ОВ.СО-А	Спецификация оборудования, изделий и материалов	

Ведомость рабочих чертежей основного комплекта

Лист	Наименование	Примечание
1	Общие данные	
2	Общие данные (продолжение)	
3	Общие данные (окончание)	
4	Вентиляция. План первого этажа	
5	Вентиляция. План второго этажа	
6	Теплоснабжение калориферов. План	
7	Вентиляция. Схемы систем П1, П3, П4, П5, В3-В5, В9, ТВ1, ТВ2, ВЕ1	
8	Схема системы теплоснабжения	

И.н.д. Напол.	Подп. и дата	Взам. ин.д.

						5-05-1705-ОВ-А		
						Развитие производственной базы АО «Дальгипротранс» по пер. Промышленный, 1		
1		Зам.	157-17		27.04.17	Второй этап (корректировка). Отопление и вентиляция.	Стадия	Лист
Изм.	Кол.уч.	Лист	№ док.	Подп.	Дата		Р	1
Разраб.	Гамзяков				27.04.17			Листов
Пров.	Минаева				27.04.17			8
Авт. разд.	Гамзяков				27.04.17			
Гл. спец.	Скудина				27.04.17	Общие данные	РОСЖЕЛДОРПРОЕКТ АО «Дальгипротранс»	
Н. контр.	Зеленцова				27.04.17			
ГИП	Краснополов				27.04.17			