

Схема системы теплоснабжения


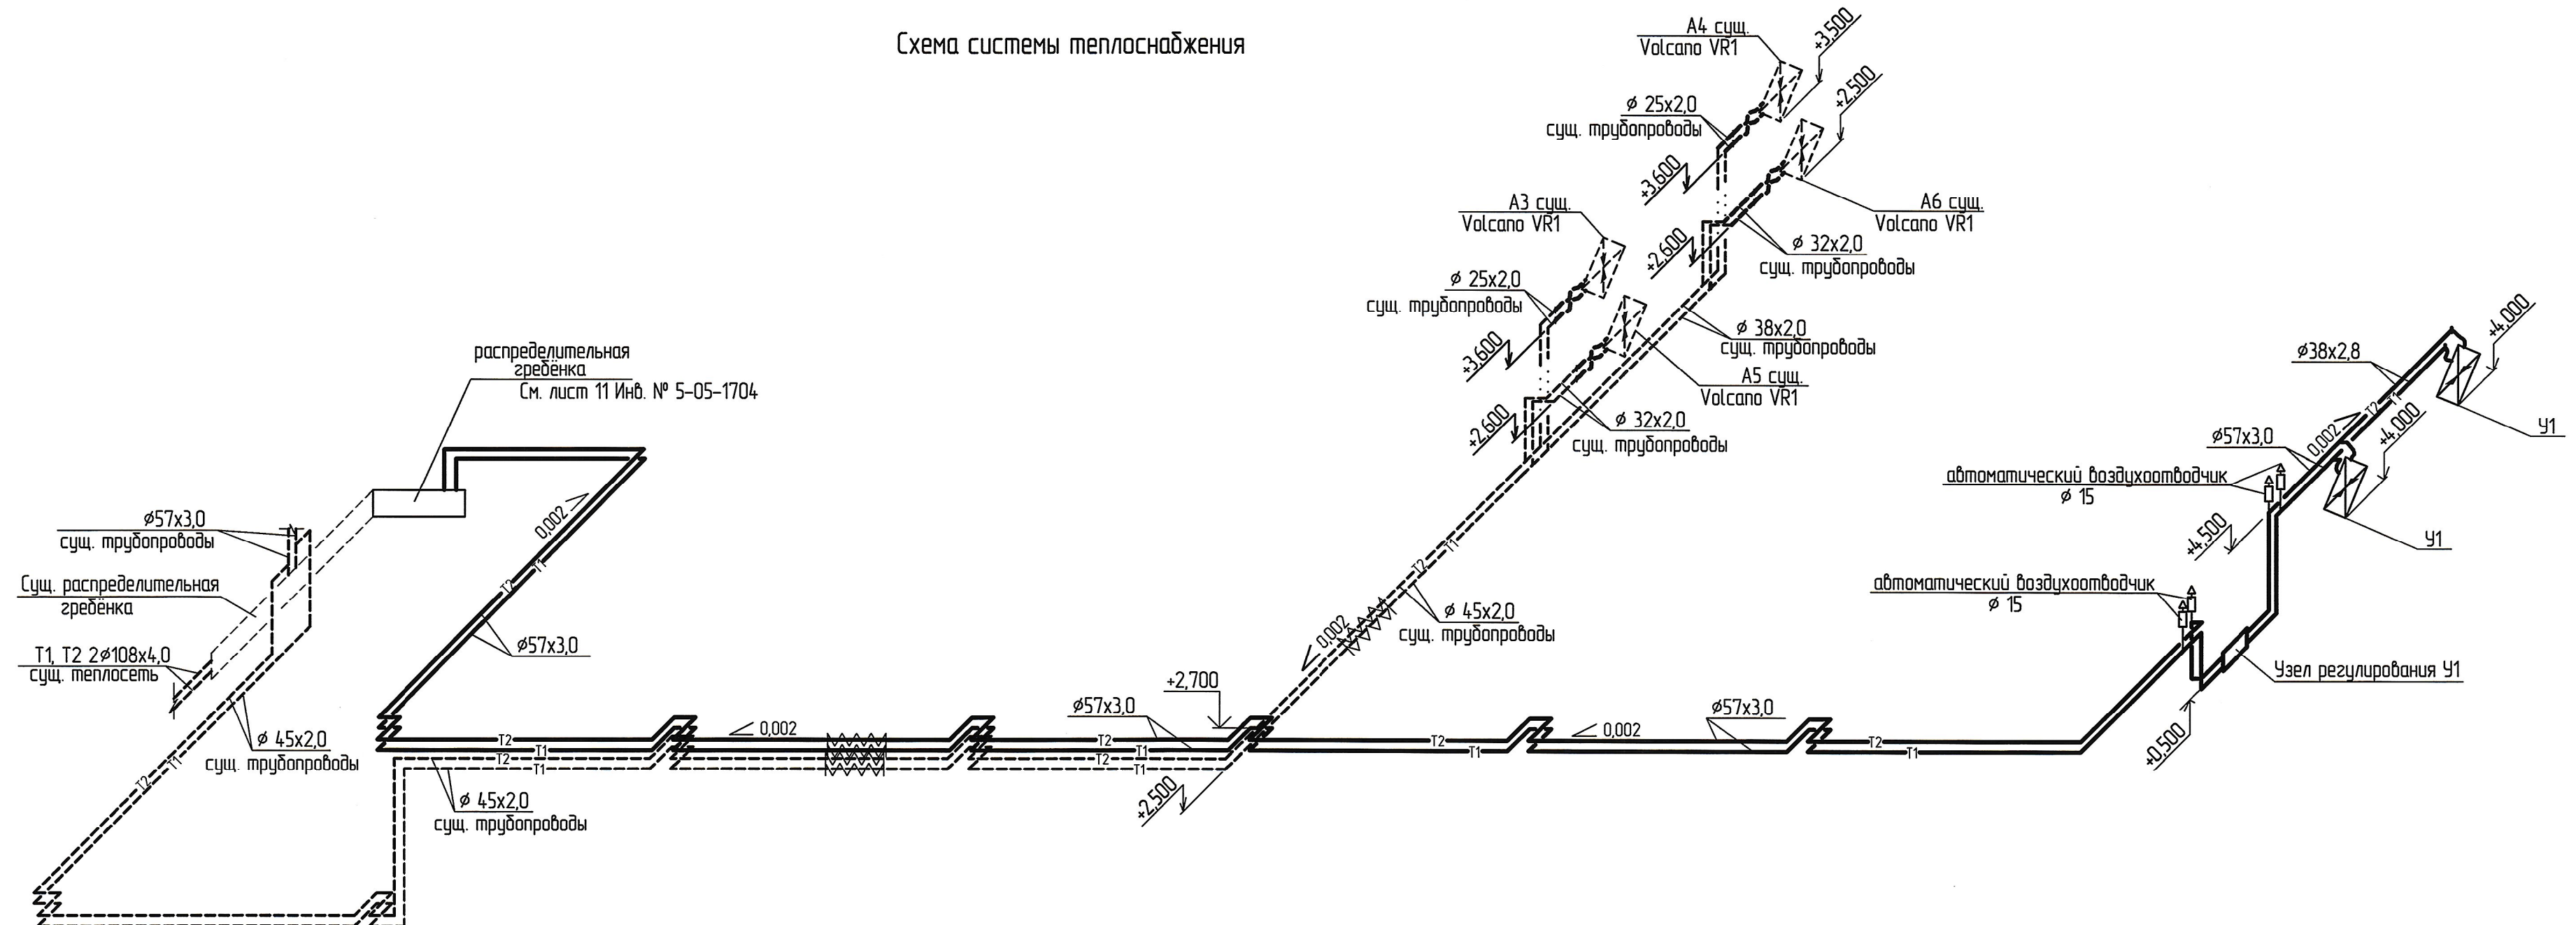









Схема узла регулирования Ч1

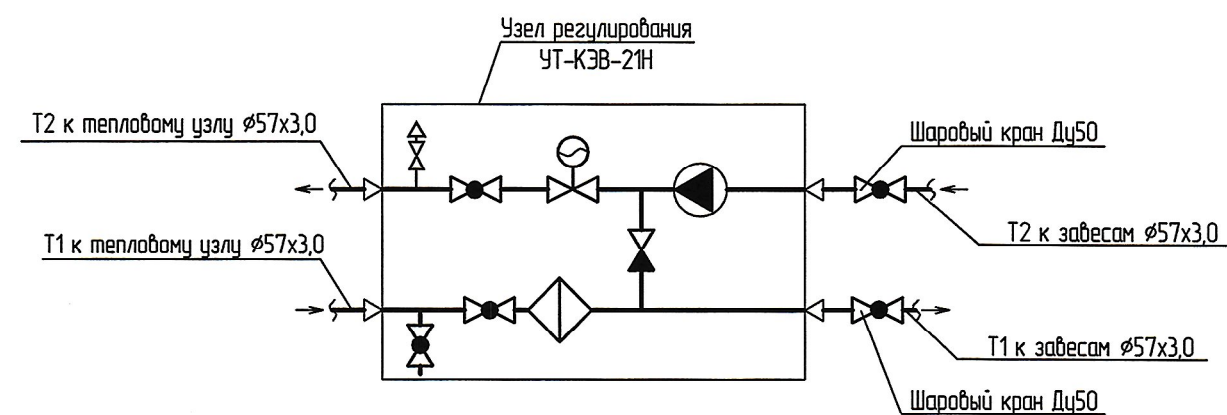

						5-05-1705-08-A				
1		Зам.	157-17		27.04.17	Развитие производственной базы АО «Дальгипротранс» по пер. Промышленный, 1				
Изм.	Кол.уч.	Лист	№ док.	Подп.	Дата					
Разраб.	Гамзяков				27.04.17	Второй этап (корректировка). Отопление и вентиляция.		Стадия	Лист	Листов
Пров.	Минаева				27.04.17			Р	8	
Адм. разд.	Гамзяков				27.04.17	Схема системы теплоснабжения		РОСЖЕЛДОРПРОЕКТ АО "Дальгипротранс"		
Гл. спец.	Скудина				27.04.17					
Н. контр.	Зеленцова				27.04.17					
Нач. отд.	Родионов				27.04.17					