


План.
М 1:100

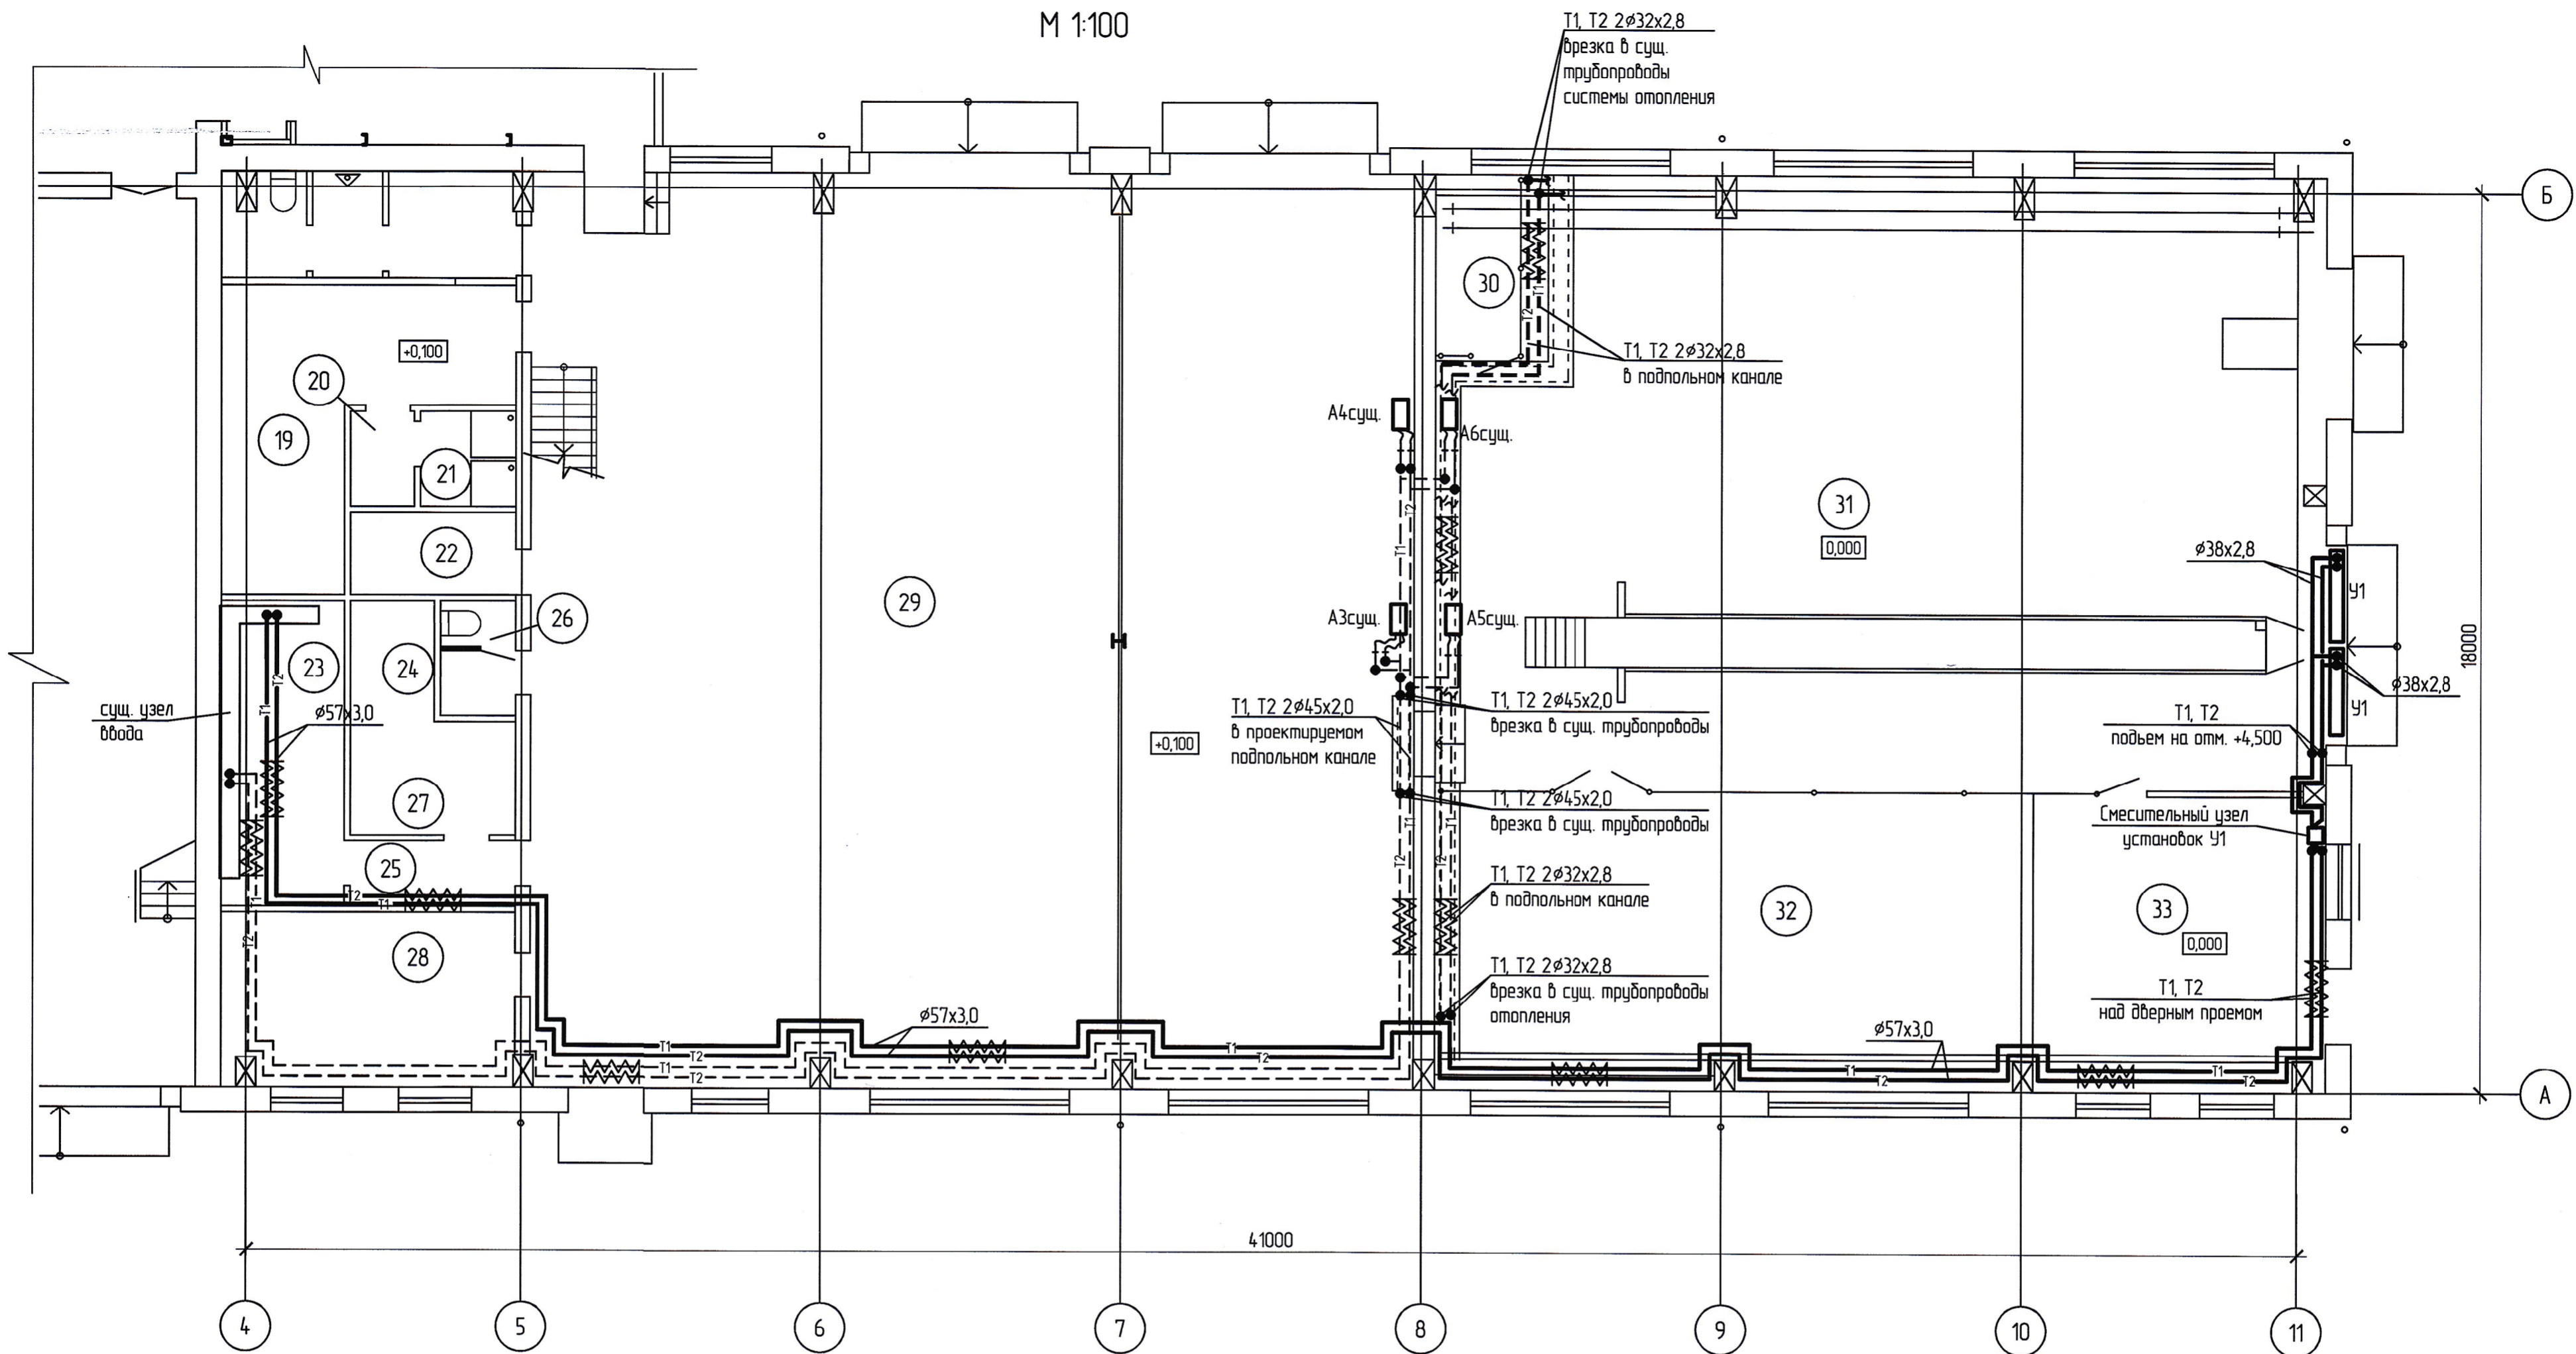

Согласовано: _____
Тех. Контр. _____
Взам. инв. № _____
Лист _____
Листов _____
Инв. № подл. _____

- Условные обозначения
- T1— подающий трубопровод системы теплоснабжения калорифера T=90 °C
 - T2— обратный трубопровод системы теплоснабжения калорифера T=65 °C
 - T1— подающий трубопровод существующей системы теплоснабжения калорифера T=90 °C
 - T2— обратный трубопровод существующей системы теплоснабжения калорифера T=65 °C
 - изолированный трубопровод системы теплоснабжения калорифера

Экспликация помещений 1 этажа (начало)

Номер помещения	Наименование	Площадь, м ²	Кат. пом.
5	Склад	107,44	
15	Коридор	21,12	
16	Стоянка легковых автомобилей	309,65	B2
17	Санузел мужской	11,75	
19	Гардеробная 10 муж. 18/18	23,29	
20	Преддушевая	2,41	
21	Душевая	3,57	
22	Кладовая уборочного инвентаря	5,43	

Экспликация помещений 1 этажа (окончание)

Номер помещения	Наименование	Площадь, м ²	Кат. пом.
23	Тепловой пункт	15,11	
24	Обогрева и сушки одежды	11,27	
25	Коридор	4,36	
26	Санузел женский	3,45	
28	Медпункт	20,08	
29	Участок ремонта тракторной техники	321,90	B2
30	Электрощитовая	6,12	B2
31	Участок ремонта автотранспорта	211,45	B2
32	Механический участок	71,33	B2
33	Сварочный участок	34,52	B2

5-05-1705-08-A					
Развитие производственной базы АО «Дальгипротранс» по пер. Промышленный, 1					
1.	Зам.	157-17	27.04.17		
Изм.	Кол.уч.	Лист	№ док.	Подп.	Дата
Разраб.	Гомзяков	27.04.17			
Проб.	Минаева	27.04.17			
Авт. разд.	Гомзяков	27.04.17			
Гл. спец.	Скудина	27.04.17			
Н. контр.	Зеленцова	27.04.17			
Нач. отд.	Радионова	27.04.17			
Второй этап (корректировка). Отопление и вентиляция.				Стадия	Лист
				P	6
Теплоснабжение калорифера. План				РОСЖЕЛДОРПРОЕКТ АО «Дальгипротранс»	